




平面図 (1) 縮尺 1:500

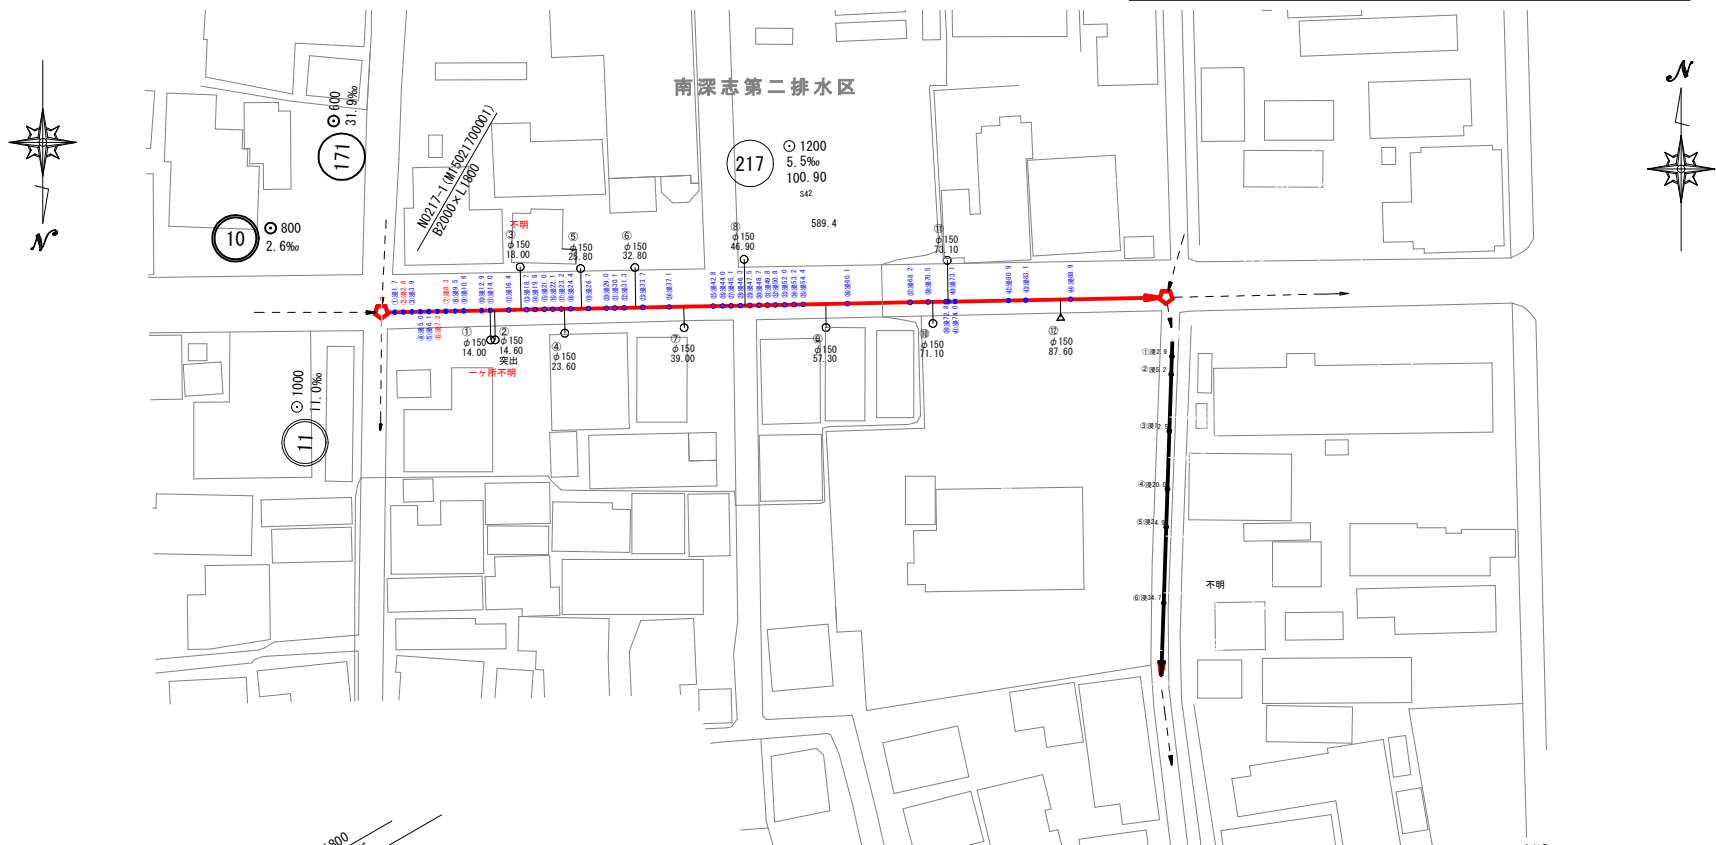


縦断面図 (1) 縮尺 縦 1:100 横 1:500

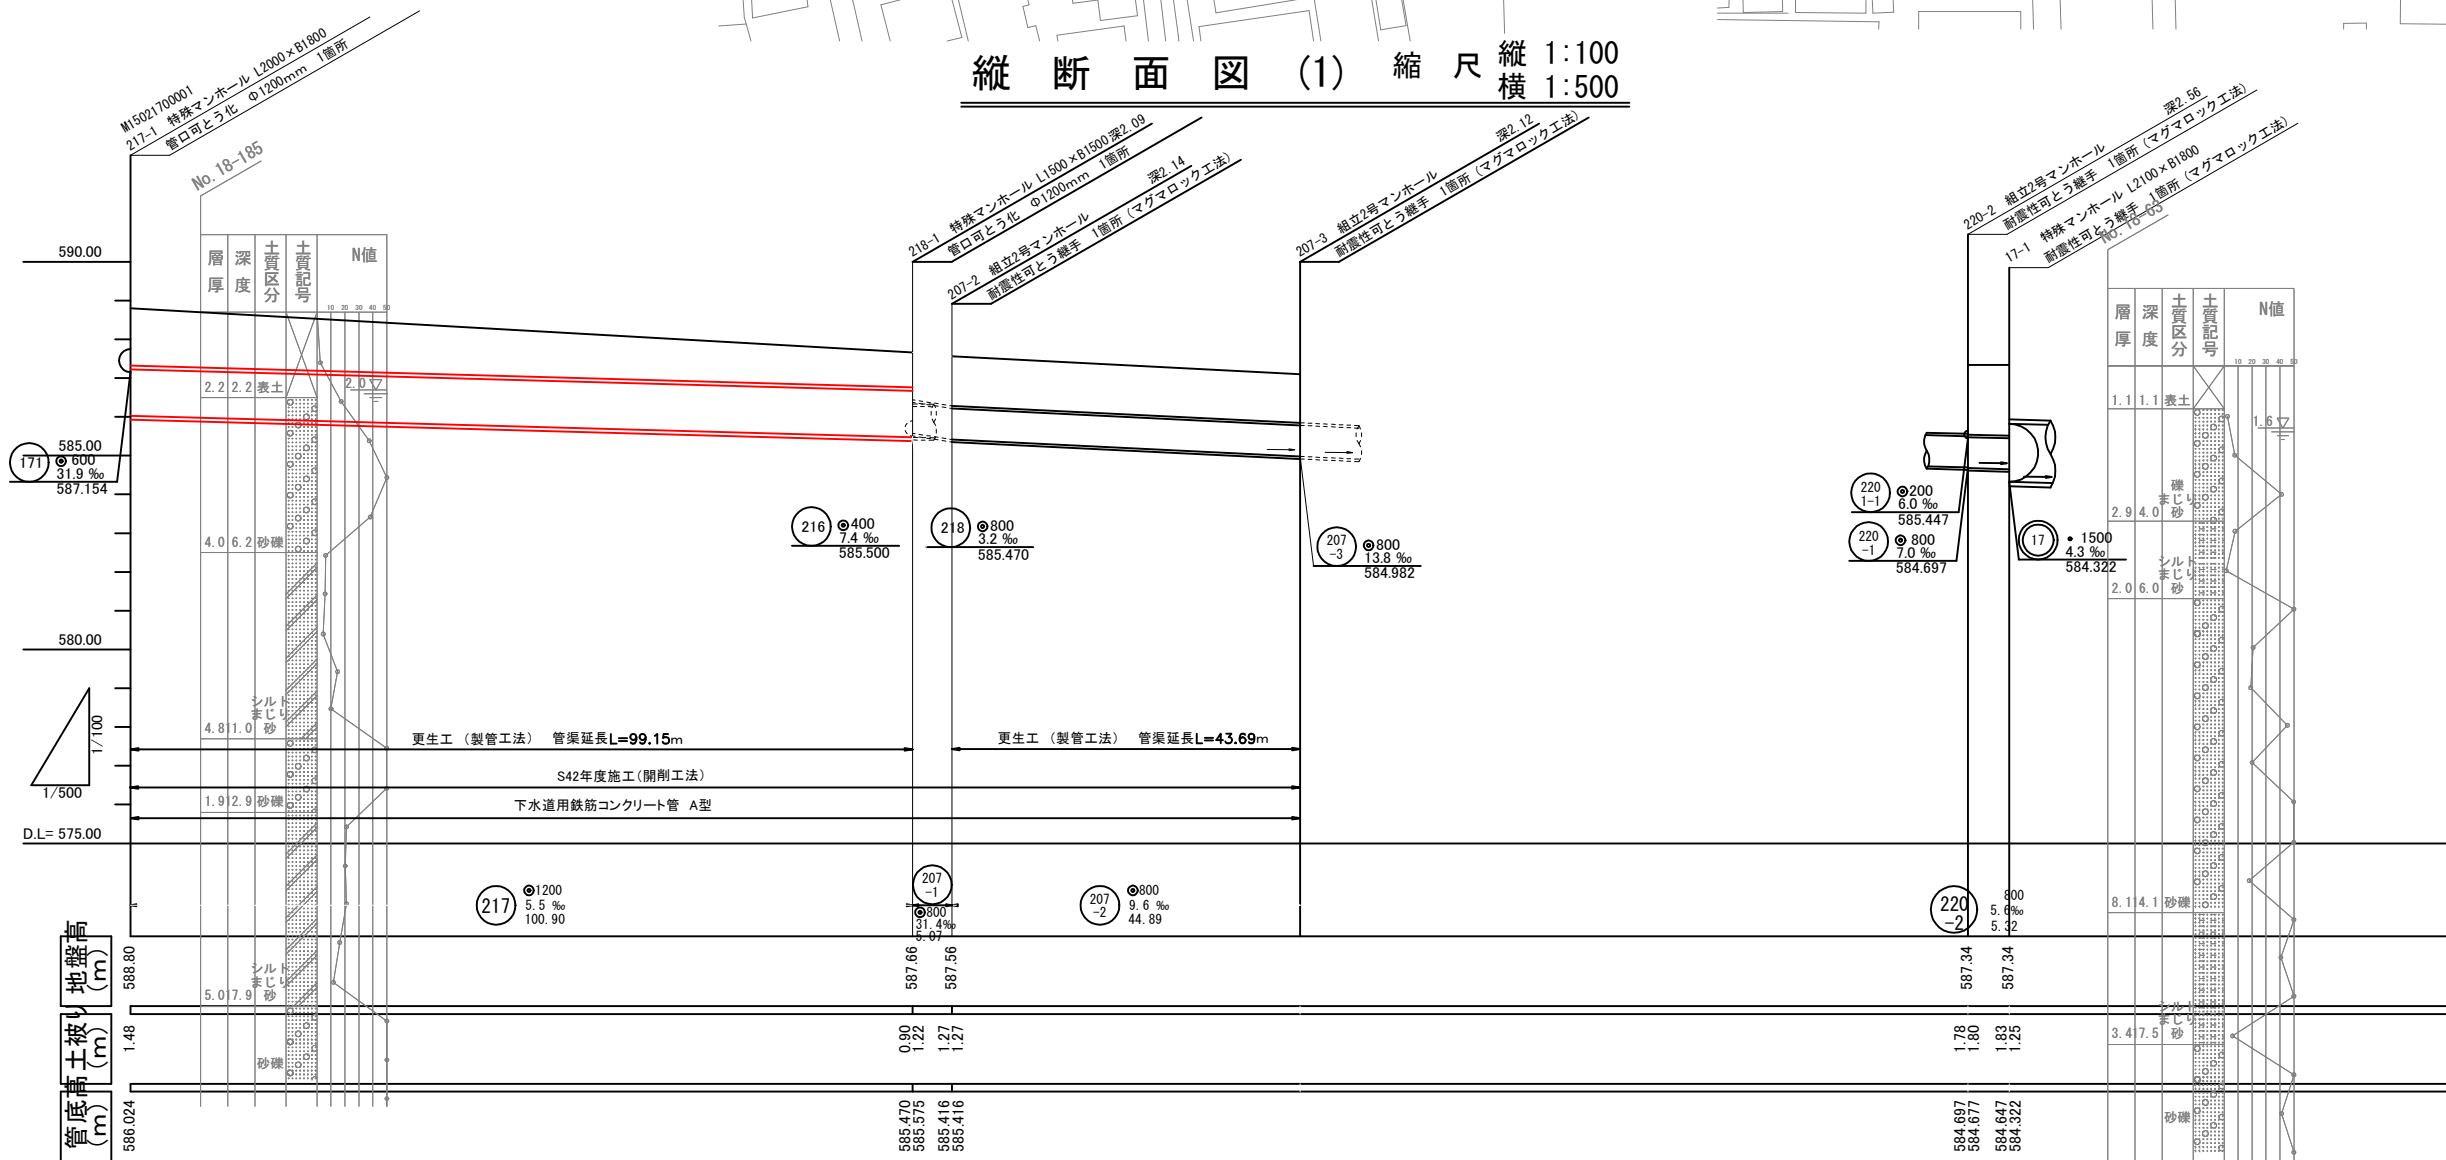


管更生断面詳細図 S=1:50 (参考)

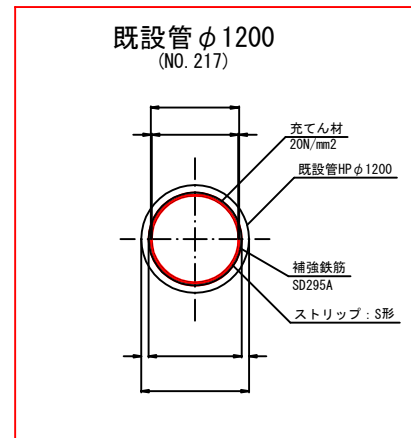

既設管φ800 (NO. 207-2)

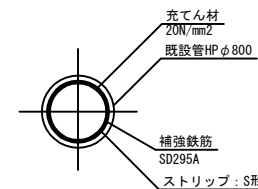

既設管φ800 (NO. 220)

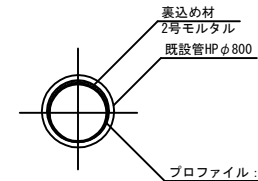


- 注1) 施工前に管内調査を行い損傷箇所を確認する。また、その他変状についても確認すること。
- 注2) 確認された変状については、監督員と協議して製管工法に支障がないようにあらかじめ処理すること。

工事名	令和6年度 公共下水道 南深志第二排水区管渠更生その2工事		
箇所名	松本市 深志2丁目		
図面名	平面・縦断面図 (大口徑)		
縮尺	図示	図面番号	2葉中之1
松本市上下水道局			
課長	部長	課長	設計
監理	監理	監理	監理

マンホールと管きょの接続部の耐震化構造図

(参考図) 縮尺free

縦断面図

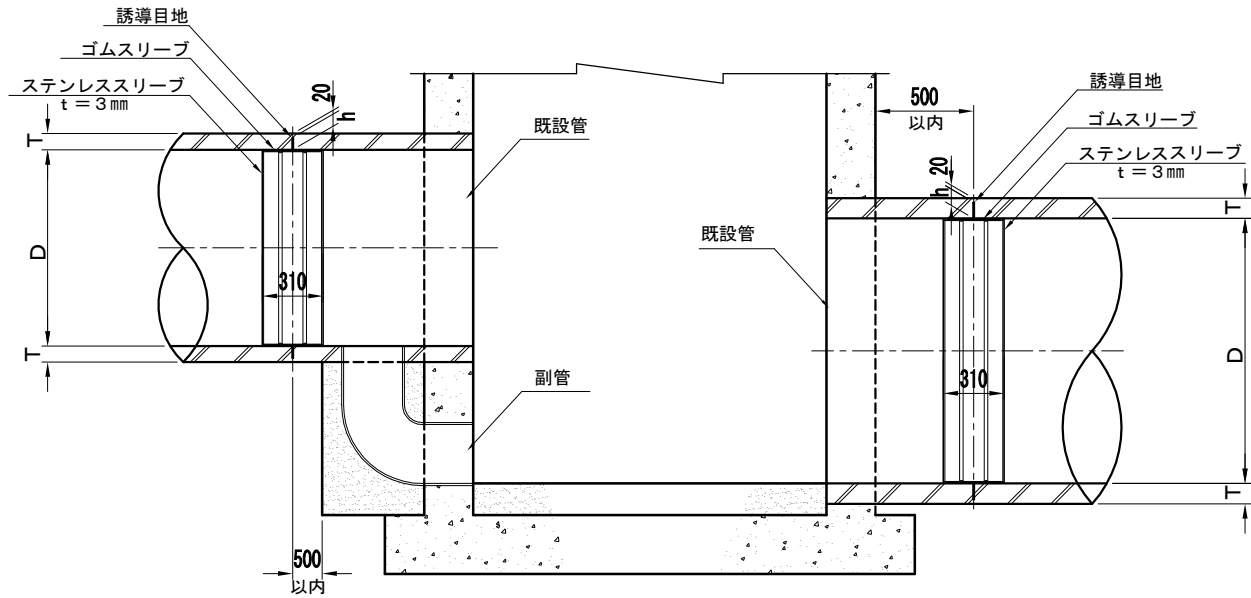

※ 実施にあたっては事前調査を行い壁厚、管継手位置等の結果をもとに誘導目地の位置を決定する。

寸法表

単位：mm

D	管種	T	h	備考
800	鉄筋コンクリート管	66	46	
900	鉄筋コンクリート管	75	55	
1000	鉄筋コンクリート管	82	62	
1100	鉄筋コンクリート管	88	68	
1200	鉄筋コンクリート管	95	75	
1350	鉄筋コンクリート管	103	83	
1500	鉄筋コンクリート管	112	92	
1650	鉄筋コンクリート管	120	100	
1800	鉄筋コンクリート管	127	107	
2000	鉄筋コンクリート管	145	125	
2200	鉄筋コンクリート管	160	140	
2400	鉄筋コンクリート管	175	155	
2600	鉄筋コンクリート管	190	170	
2800	鉄筋コンクリート管	205	185	
3000	鉄筋コンクリート管	220	200	

※ h：誘導目地深

工事名	令和6年度 公共下水道 南深志第二排水区管渠更生その2工事			
箇所名	松本市 深志2丁目			
図面名	縦 断 面 図			
縮 尺	図 示	図面番号	2葉中之2	
松本市上下水道局				
課長	係長	照査	設計	製図